


NR	NAMIA POMIESZCZENIA	pow./m <sup>2</sup>	rodzina
1.1	SANITARIA	3,14	3.03
1.2	WC	3,14	3.03
1.3	POMIESZCZENIE SOCJALNE	3,14	3.03
1.4	POMIESZCZENIE ŁAZIDŁO	3,14	3.03


NR	NAMIA POMIESZCZENIA	pow./m <sup>2</sup>	rodzina
1.5	KONTAKT	3,14	3.03
1.6	PROVAŁ BUDYNKU	3,14	3.03
1.7	KONTAKT	3,14	3.03
1.8	POMIESZCZENIE	3,14	3.03
1.9	POMIESZCZENIE SOCJALNE	3,14	3.03
1.10	POMIESZCZENIE	3,14	3.03
1.11	POMIESZCZENIE	3,14	3.03
1.12	WC	3,14	3.03
1.13	WC	3,14	3.03

**OZNACZENIA:**

- przewód wody zimnej (PEX)
- przewód wody ciepłej (PEX)
- przewód wody zimnej (stal)
- przewód wody ciepłej (stal)
- przewód wody cyrkulacyjnej (stal)
- kanalizacja sanitarna PVC
- średnice przewodów
- pion kanalizacji sanitarnej ø110 zakończony wentylacją górną
- pion wodociągowy

zadaszenie ze szkła bezpiecznego, klejonego, na konstrukcji stalowej, wg. rys. wykonawczego

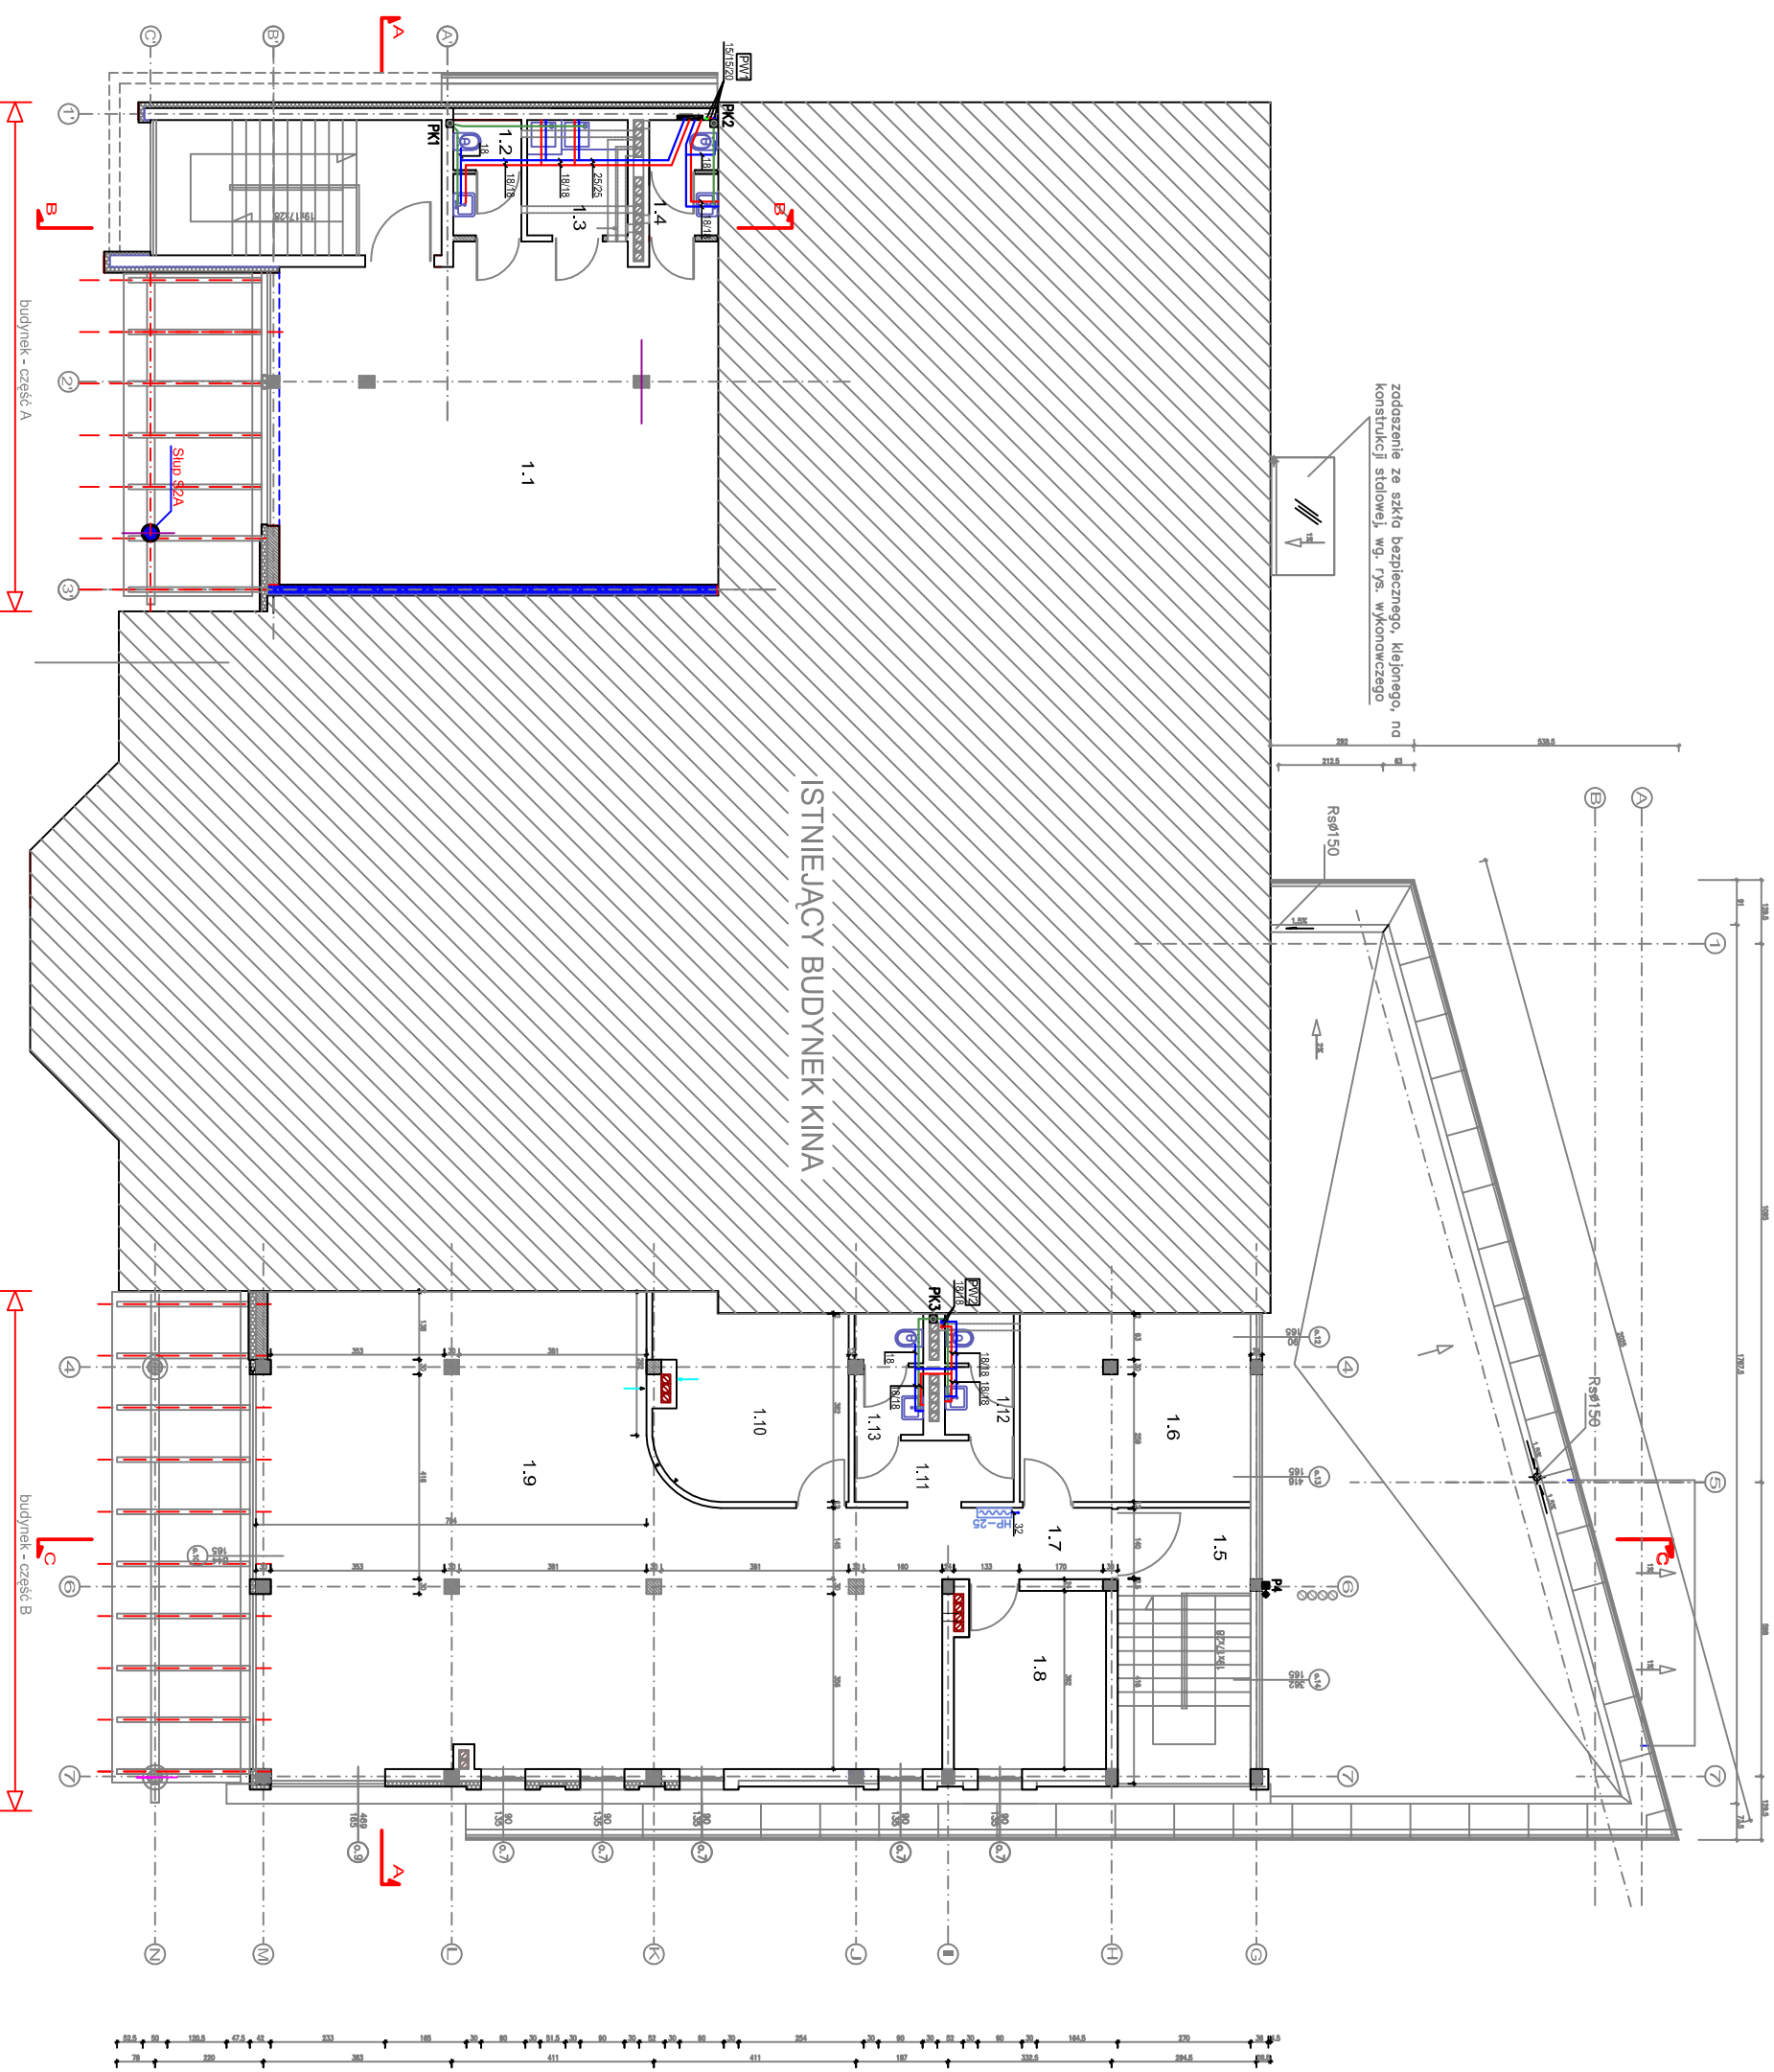

<b>INWESTYCJA:</b>		ROZBUDOWA I NAOBUDOWA BUDYNKU ZURUMIŃSKIEGO CENTRUM KULTURY - działka nr 2197 w ZURUMINIE	
<b>INWESTOR:</b>		BURMISTRZ GMINY I MIASTA ZURUMIN PL. PIŁSUDSKIEGO 3, 09-300 ZURUMIN	
<b>JEDNOSTKA PROJEKTOWA</b>		 SKALA 1:100	
<b>BRANŻA:</b>		SANITARNA	
<b>NAZWA RYSUNKU</b>	<b>RZUT PIĘTRA WEWNĘTRZNA INSTALACJA WOD-KAN</b>	<b>NR RYS.</b>	<b>53</b>
<b>PROJEKTOWAŁ:</b>	NR UPRAWNIENI	POGPS	
<b>MGR INŻ. FOTIK FACHELA</b>	MAZ/0452/POOS/08		
<b>SPRAWDZIŁ:</b>	NR UPRAWNIENI	POGPS	
<b>INŻ. JACEK PABEROWSKI</b>	MAZ/04 12/POOS/08		
<b>FAZA:</b>	PROJEKT BUDOWLANY	<b>DATA:</b>	MAY 2010 R.