


NR	NAMNA POMIESZCZENIA	POW./M ²	PODSTRA
01	KUCHNIA	14,84	100
02	KUCHNIA	14,84	100
03	PODŁ. BIURO	14,84	100
04	WC	3,00	100
05	WC	3,00	100
06	SALA SPOTKANIA	30,00	100
07	SALA SPOTKANIA	30,00	100


NR	NAMNA POMIESZCZENIA	POW./M ²	PODSTRA
08	KUCHNIA	14,84	100
09	KUCHNIA	14,84	100
10	PODŁ. BIURO	14,84	100
11	WC	3,00	100
12	WC	3,00	100
13	SALA SPOTKANIA	30,00	100
14	SALA SPOTKANIA	30,00	100
15	PODŁ. BIURO	14,84	100
16	WC	3,00	100
17	WC	3,00	100
18	SALA SPOTKANIA	30,00	100
19	SALA SPOTKANIA	30,00	100
20	PODŁ. BIURO	14,84	100
21	WC	3,00	100
22	WC	3,00	100
23	SALA SPOTKANIA	30,00	100
24	SALA SPOTKANIA	30,00	100
25	PODŁ. BIURO	14,84	100
26	WC	3,00	100
27	WC	3,00	100
28	SALA SPOTKANIA	30,00	100
29	SALA SPOTKANIA	30,00	100
30	PODŁ. BIURO	14,84	100
31	WC	3,00	100
32	WC	3,00	100
33	SALA SPOTKANIA	30,00	100
34	SALA SPOTKANIA	30,00	100
35	PODŁ. BIURO	14,84	100
36	WC	3,00	100
37	WC	3,00	100
38	SALA SPOTKANIA	30,00	100
39	SALA SPOTKANIA	30,00	100
40	PODŁ. BIURO	14,84	100
41	WC	3,00	100
42	WC	3,00	100
43	SALA SPOTKANIA	30,00	100
44	SALA SPOTKANIA	30,00	100
45	PODŁ. BIURO	14,84	100
46	WC	3,00	100
47	WC	3,00	100
48	SALA SPOTKANIA	30,00	100
49	SALA SPOTKANIA	30,00	100
50	PODŁ. BIURO	14,84	100
51	WC	3,00	100
52	WC	3,00	100
53	SALA SPOTKANIA	30,00	100
54	SALA SPOTKANIA	30,00	100
55	PODŁ. BIURO	14,84	100
56	WC	3,00	100
57	WC	3,00	100
58	SALA SPOTKANIA	30,00	100
59	SALA SPOTKANIA	30,00	100
60	PODŁ. BIURO	14,84	100
61	WC	3,00	100
62	WC	3,00	100
63	SALA SPOTKANIA	30,00	100
64	SALA SPOTKANIA	30,00	100
65	PODŁ. BIURO	14,84	100
66	WC	3,00	100
67	WC	3,00	100
68	SALA SPOTKANIA	30,00	100
69	SALA SPOTKANIA	30,00	100
70	PODŁ. BIURO	14,84	100
71	WC	3,00	100
72	WC	3,00	100
73	SALA SPOTKANIA	30,00	100
74	SALA SPOTKANIA	30,00	100
75	PODŁ. BIURO	14,84	100
76	WC	3,00	100
77	WC	3,00	100
78	SALA SPOTKANIA	30,00	100
79	SALA SPOTKANIA	30,00	100
80	PODŁ. BIURO	14,84	100
81	WC	3,00	100
82	WC	3,00	100
83	SALA SPOTKANIA	30,00	100
84	SALA SPOTKANIA	30,00	100
85	PODŁ. BIURO	14,84	100
86	WC	3,00	100
87	WC	3,00	100
88	SALA SPOTKANIA	30,00	100
89	SALA SPOTKANIA	30,00	100
90	PODŁ. BIURO	14,84	100
91	WC	3,00	100
92	WC	3,00	100
93	SALA SPOTKANIA	30,00	100
94	SALA SPOTKANIA	30,00	100
95	PODŁ. BIURO	14,84	100
96	WC	3,00	100
97	WC	3,00	100
98	SALA SPOTKANIA	30,00	100
99	SALA SPOTKANIA	30,00	100
100	PODŁ. BIURO	14,84	100

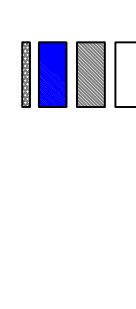


OZNACZENIA:

- zasilanie instalacji c.o. (PEX)
- powrót instalacji c.o. (PEX)
- zasilanie instalacji c.o. (stal)
- powrót instalacji c.o. (stal)
- pion c.o. (zasilenie)
- pion c.o. (powrót)
- obl. temp. w pomieszczeniu
- obl. zapotrzebowanie na moc cieplą pomieszczenia
- oznaczenie grzejnika
- grzejnik
- średnice przewodów
- oznaczenie pionu c.o.
- rozdzielacz C.O. w szafce podtynkowej

UWAGA:
Wszystkie nie opisane podejścia do grzejników: wg. rozwiniecia c.o. Opis i rozmieszczenie zaworów na rozwinieciu instalacji c.o.

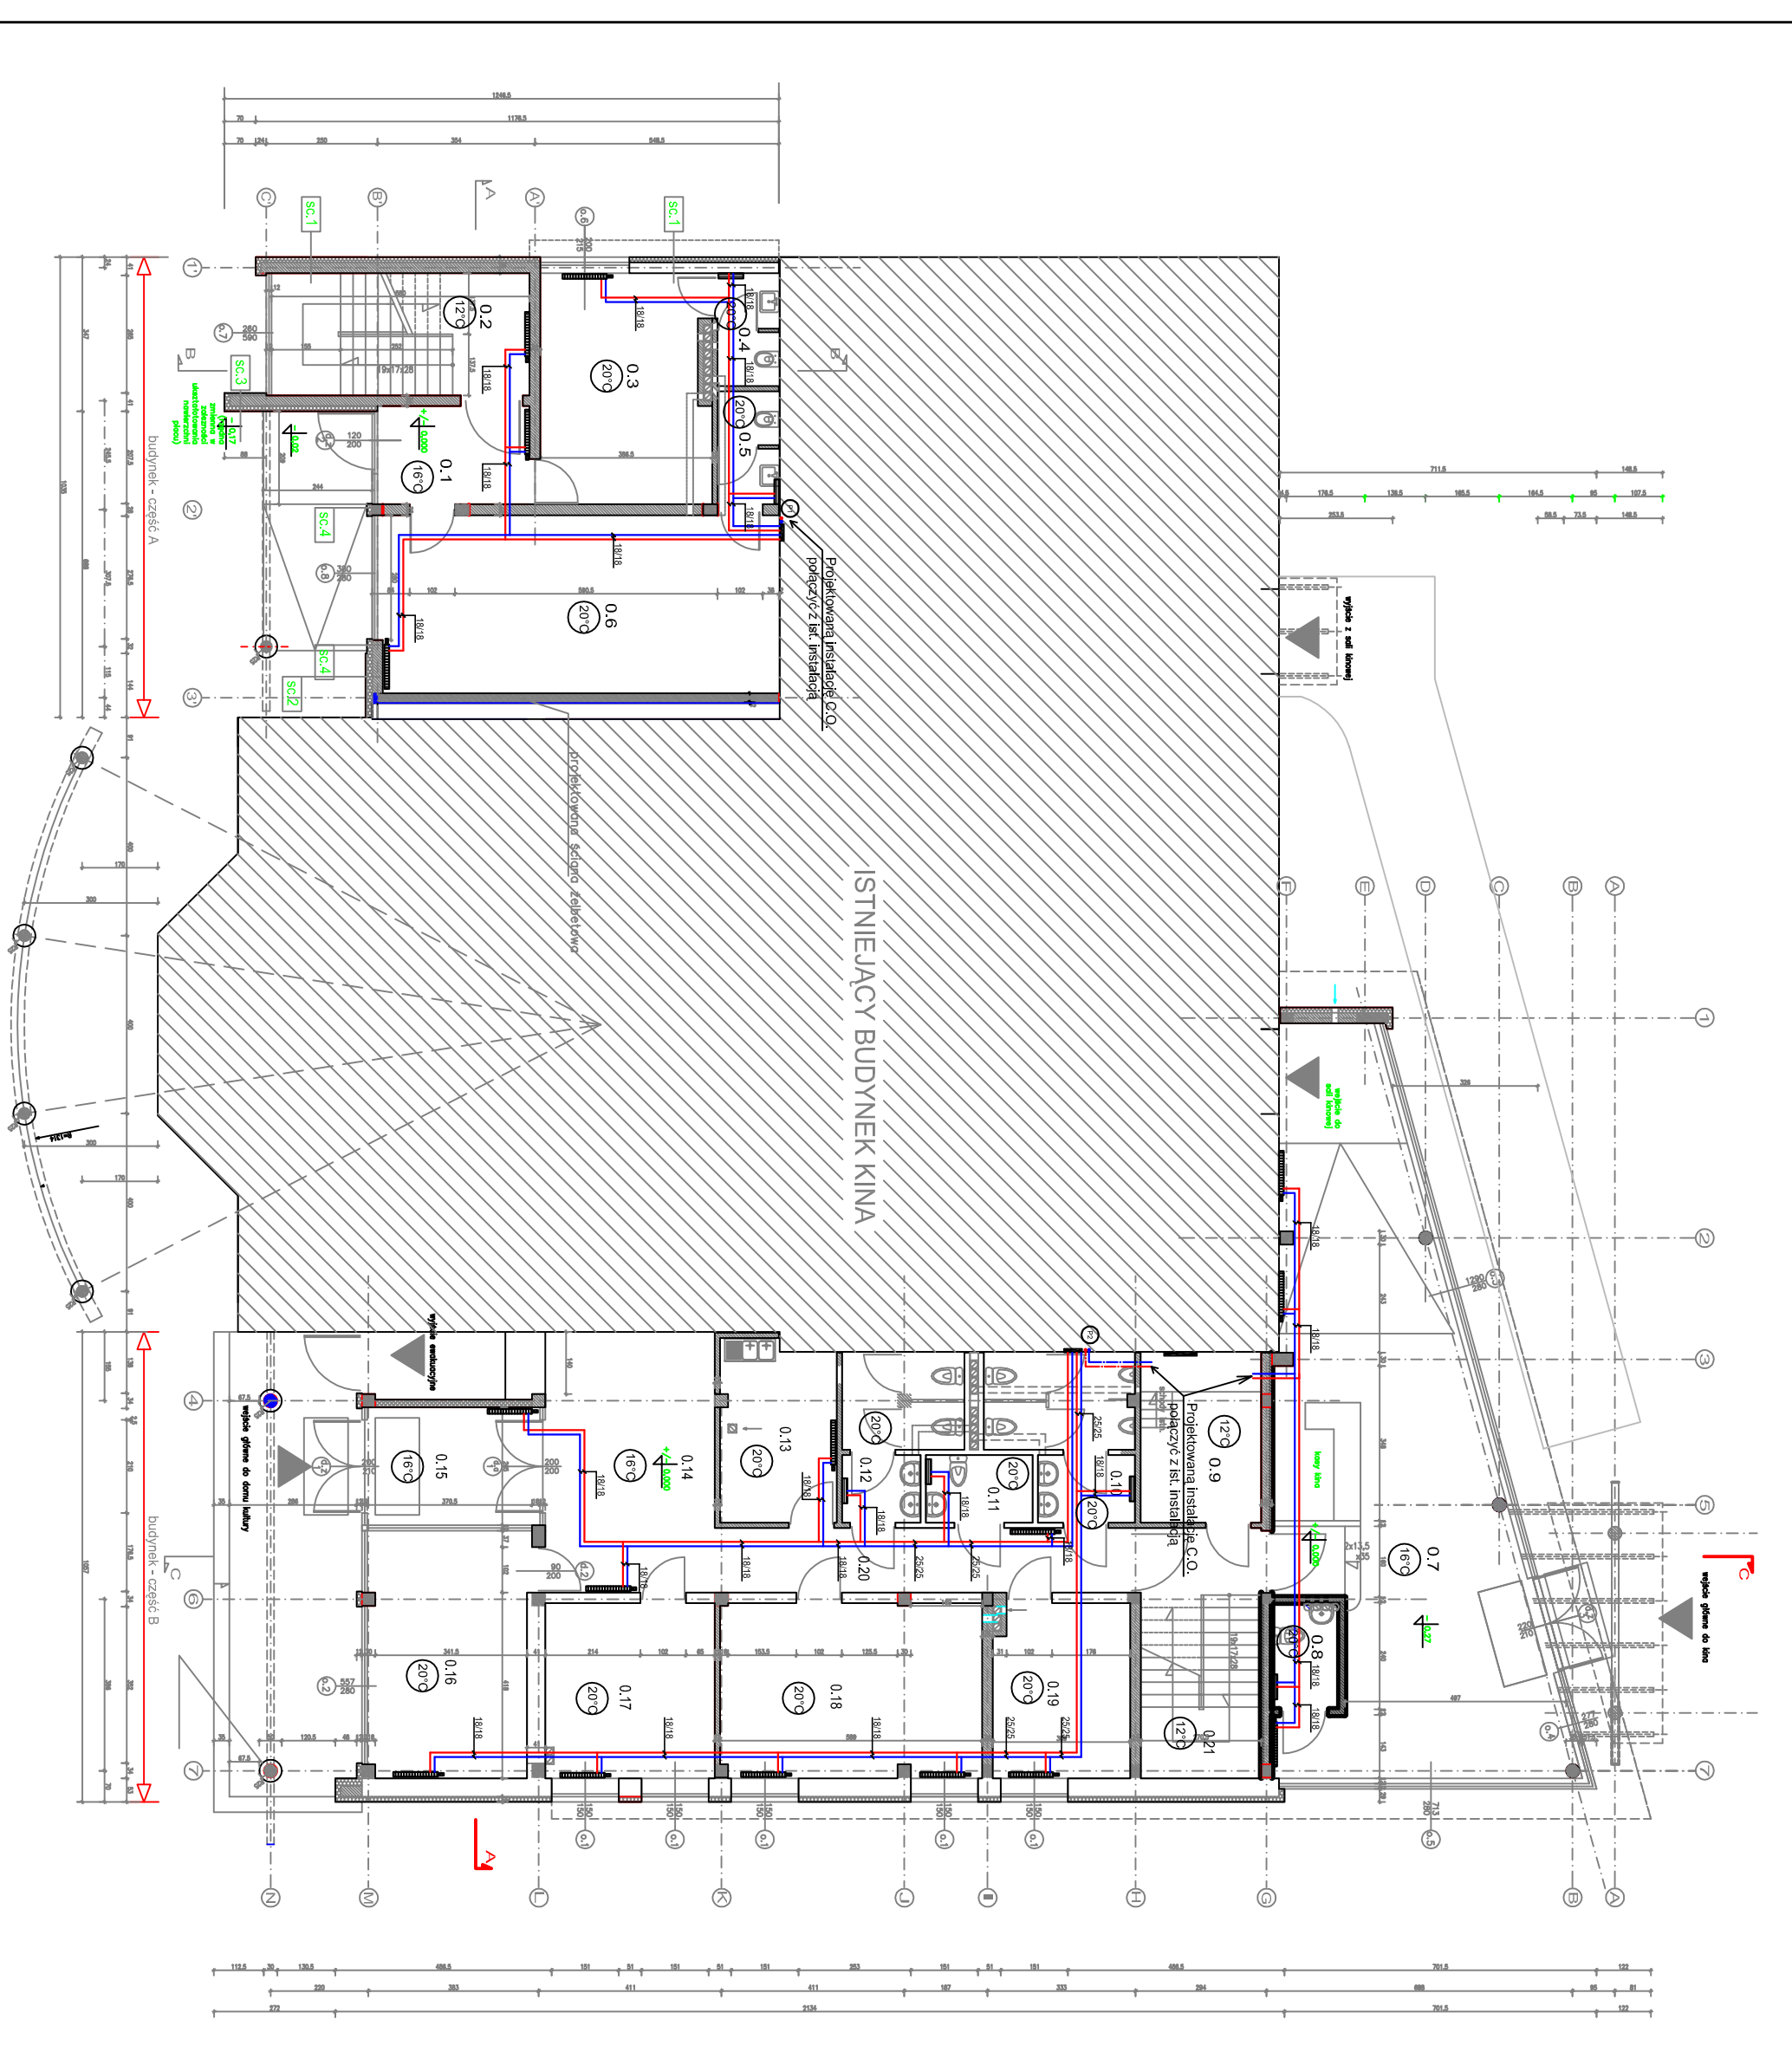

INWESTYCJA:	ROZBUDOWA I NAOBUDOWA BUDYNKU ZURUMIŃSKIEGO CENTRUM KULTURY - działka nr 2197 w ZURUMINIE
INWESTOR:	BURMISTRZ GMINY I MIASTA ZURUMIN PL. PIŁSUDSKIEGO 3, 08-300 ZURUMIN
JEDNOSTKA PROJEKTOWA	Pracownia Architektoniczna Kulibarda & Wspólnicy sp. z o.o.
BRANŻA:	SANITARNIA
NAMNA RYSUNKU	RZUT PARTERU WIEMNIĘCZNA INSTALACJA C.O.
PROJEKTOWAŁ:	NR UPRAWNIENI POPRS
MGR INŻ. PROF. PAULINA	MAZ/0452/POOS/08
SPRAWDZIŁ:	NR UPRAWNIENI POPRS
INŻ. JACEK PIEREWSKI	MAZ/0412/POOS/08
FAZA:	PROJEKT BUDOWLANY
	DATA: MAJ 2010 R.

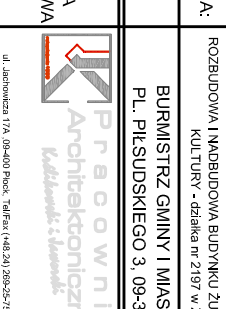

SKALA 1:100