


NR	NAMIA POMIESZCZENIA	pow./m ²	rodzina
1.1	SANITARIA	3,14m ²	503
1.2	WC	3,14m ²	503
1.3	POMIESZCZENIE SOCJALNE	4,86m ²	503
1.4	POMIESZCZENIE ŁAZIDŁO	3,14m ²	503

NR	NAMIA POMIESZCZENIA	pow./m ²	rodzina
1.5	KORYTARZ	4,86m ²	503
1.6	PRACOWNIA	17,86m ²	503
1.7	KORYTARZ	7,74m ²	503
1.8	POMIESZCZENIE	10,97m ²	503
1.9	POMIESZCZENIE SOCJALNE	14,86m ²	503
1.10	POMIESZCZENIE SOCJALNE	4,86m ²	503
1.11	WC	3,14m ²	503
1.12	WC	3,14m ²	503
1.13	WC	3,14m ²	503
1.14	WC	3,14m ²	503
1.15	WC	3,14m ²	503

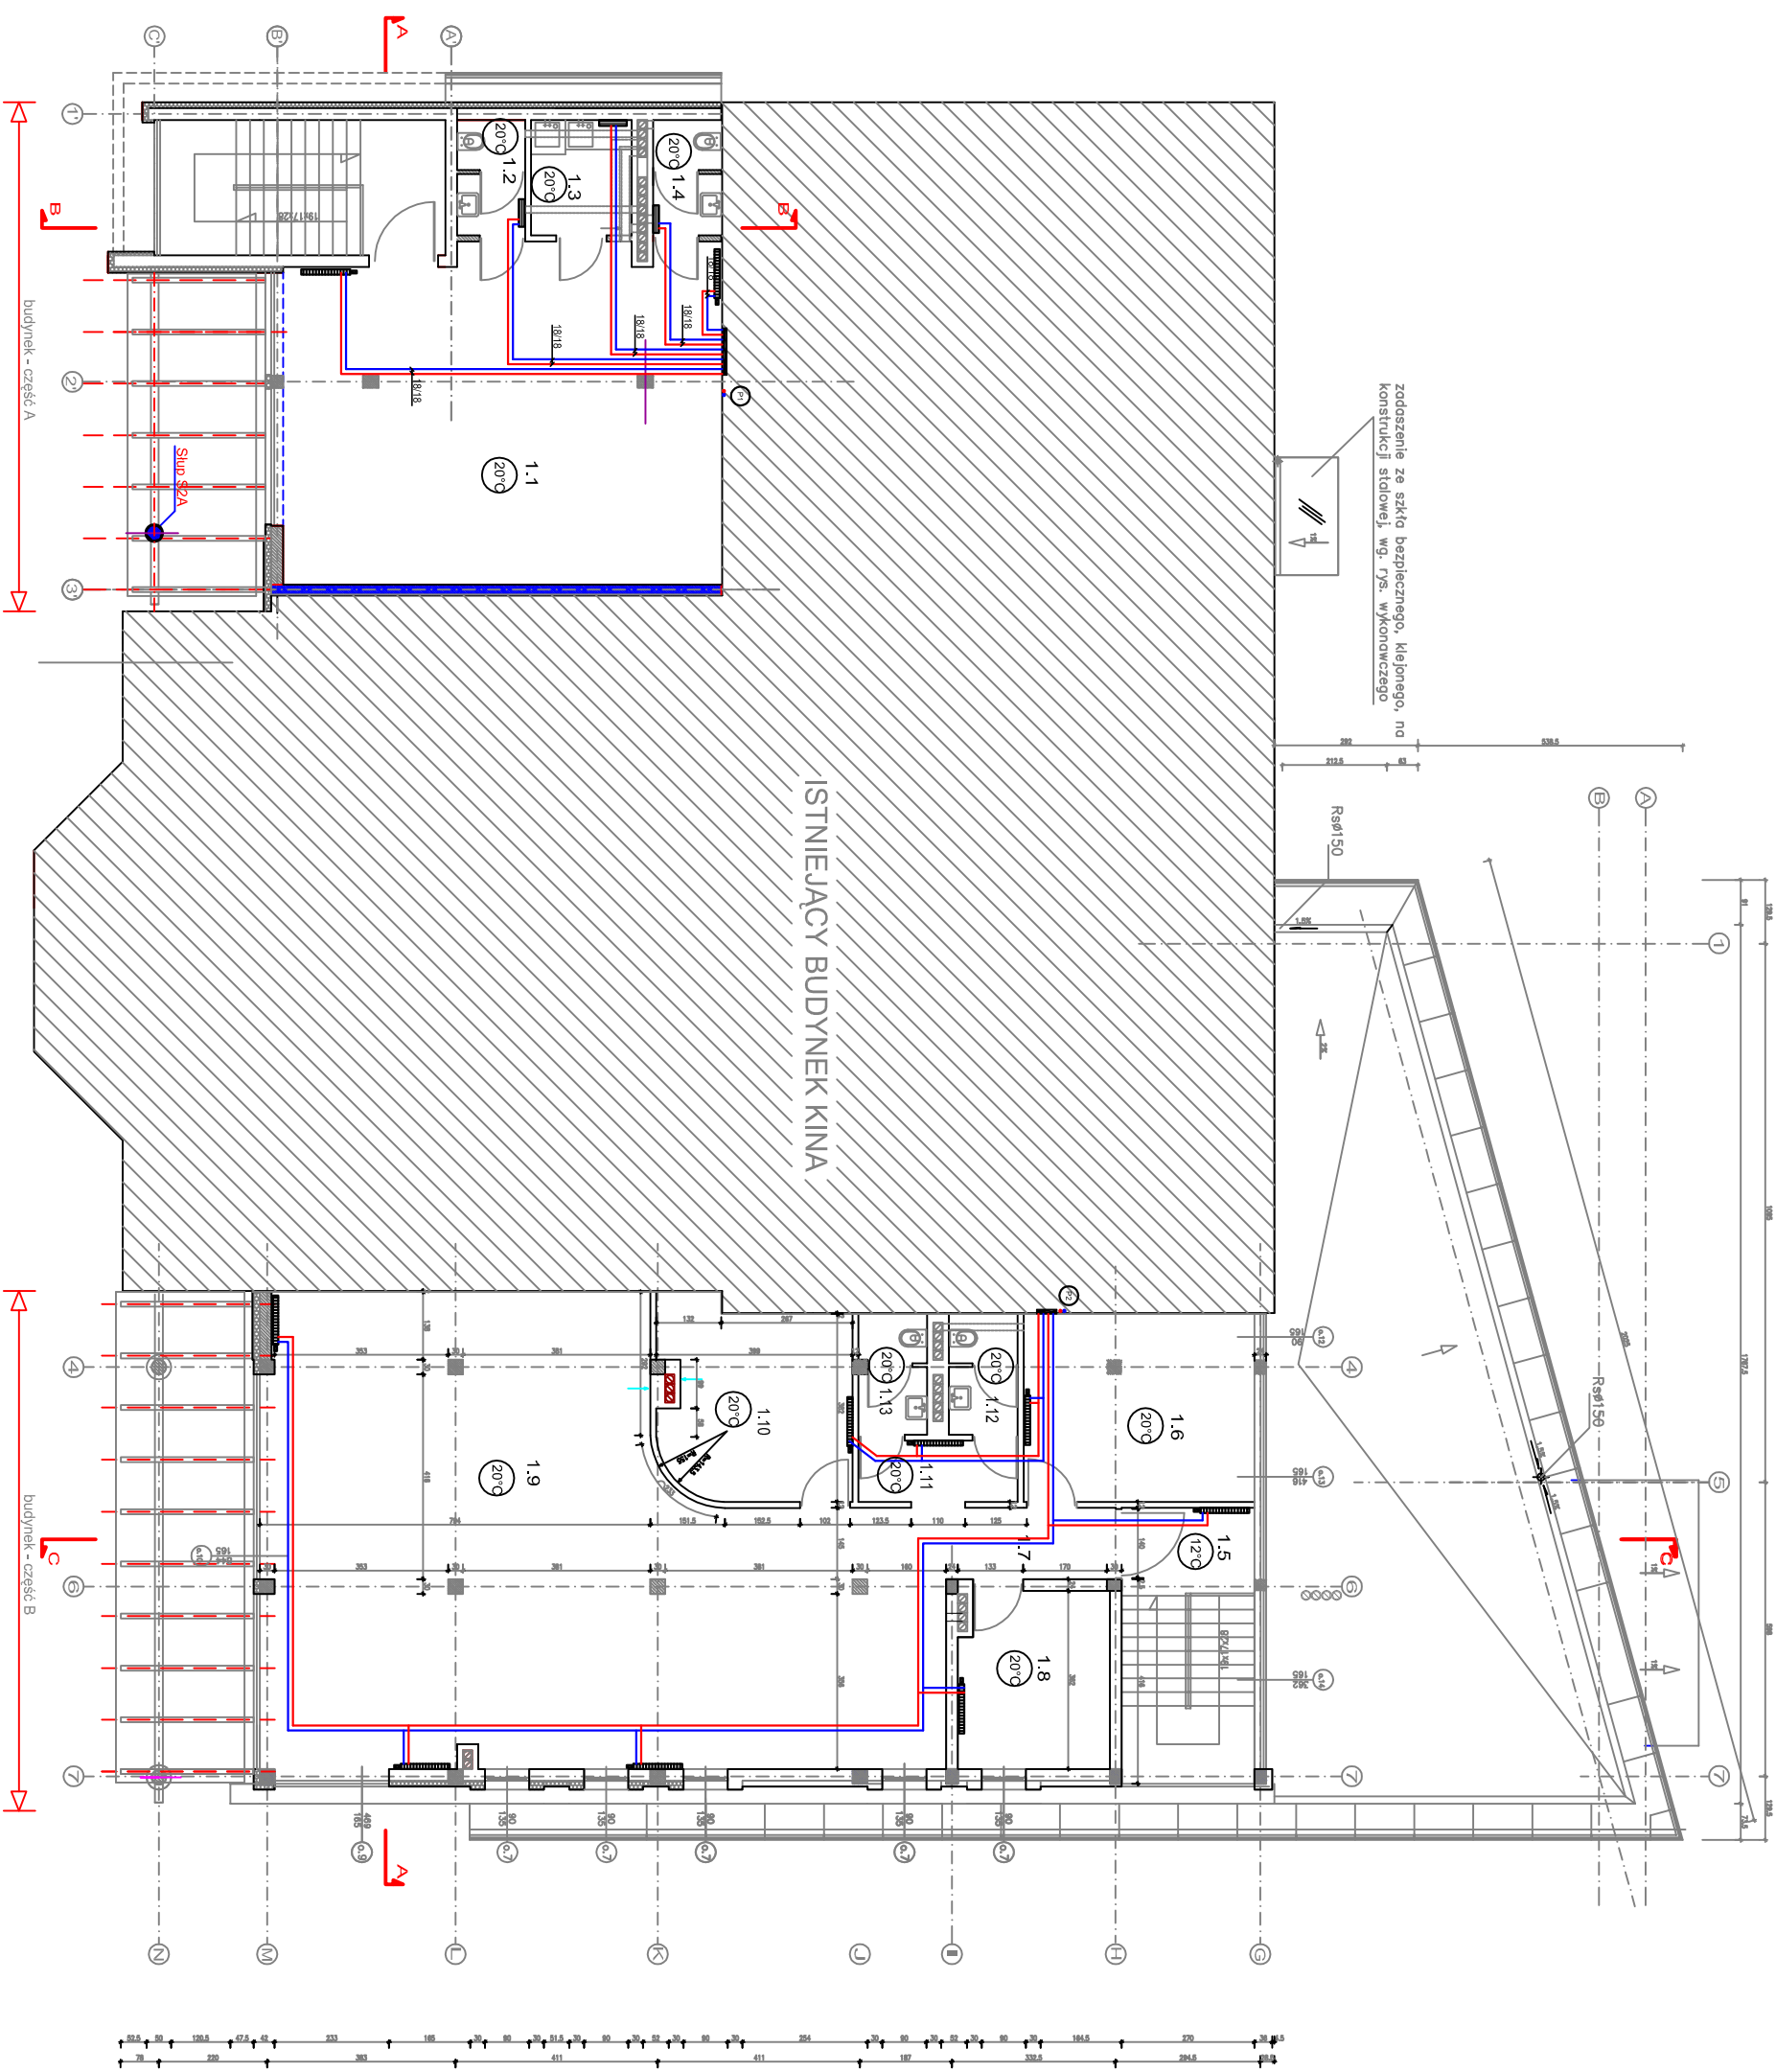


ZNACZENIA:

- zasilanie instalacji c.o. (PEX)
- powrót instalacji c.o. (PEX)
- zasilanie instalacji c.o. (stal)
- powrót instalacji c.o. (stal)
- pion c.o. (zasilenie)
- pion c.o. (powrót)
- obl. temp. w pomieszczeniu
- obl. zapotrzebowanie na moc cieplą
- CZ.240 - oznaczenie pomieszczenia
- H20 - oznaczenie grzejnika
- H20 - grzejnik
- 25x25 - średnice przewodów
- 2 - oznaczenie pionu c.o.
- 1 - rozdzielacz C.O. w szafce podtynkowej

UWAGA:

Wszystkie nie opisane podejścia do grzejników wg. rozwiniecie c.o. Opisy i rozmieszczenie zaworów na rozwiniecie instalacji c.o.

INWESTYCJA:	ROZBUDOWA I NAOBUDOWA BUDYNKU ZURUMIŃSKIEGO CENTRUM KULTURY - działka nr 2197 w ZURUMINIE
INWESTOR:	BURMISTRZ GMINY I MIASTA ZURUMIN PL. PIŁSUDSKIEGO 3, 09-300 ZURUMIN
JEDNOSTKA PROJEKTOWA	 Pracownia Architektoniczna SKALA 1:100
BRANŻA:	SANITARNA
NAMIA RYSUNKU	RZUT PIĘTRA WIEWIETRZNA INSTALACJA C.O.
PROJEKTOWAŁ:	NR URZĄWIENIENI PGP/PS
MGR INŻ. PROJEKTANTA	MAZ/0452/POOS/08
SPRAWDZIŁ:	NR URZĄWIENIENI PGP/PS
INŻ. JACEK PABEROWSKI	MAZ/04 12/POOS/08
FAZA:	PROJEKT BUDOWLANY
	DATA: MAJ 2017 R.